




平面図 S=1/600

(地下水を水源とする取水施設)

回答添付資料②

対象周辺QL(+6.70~+7.00)

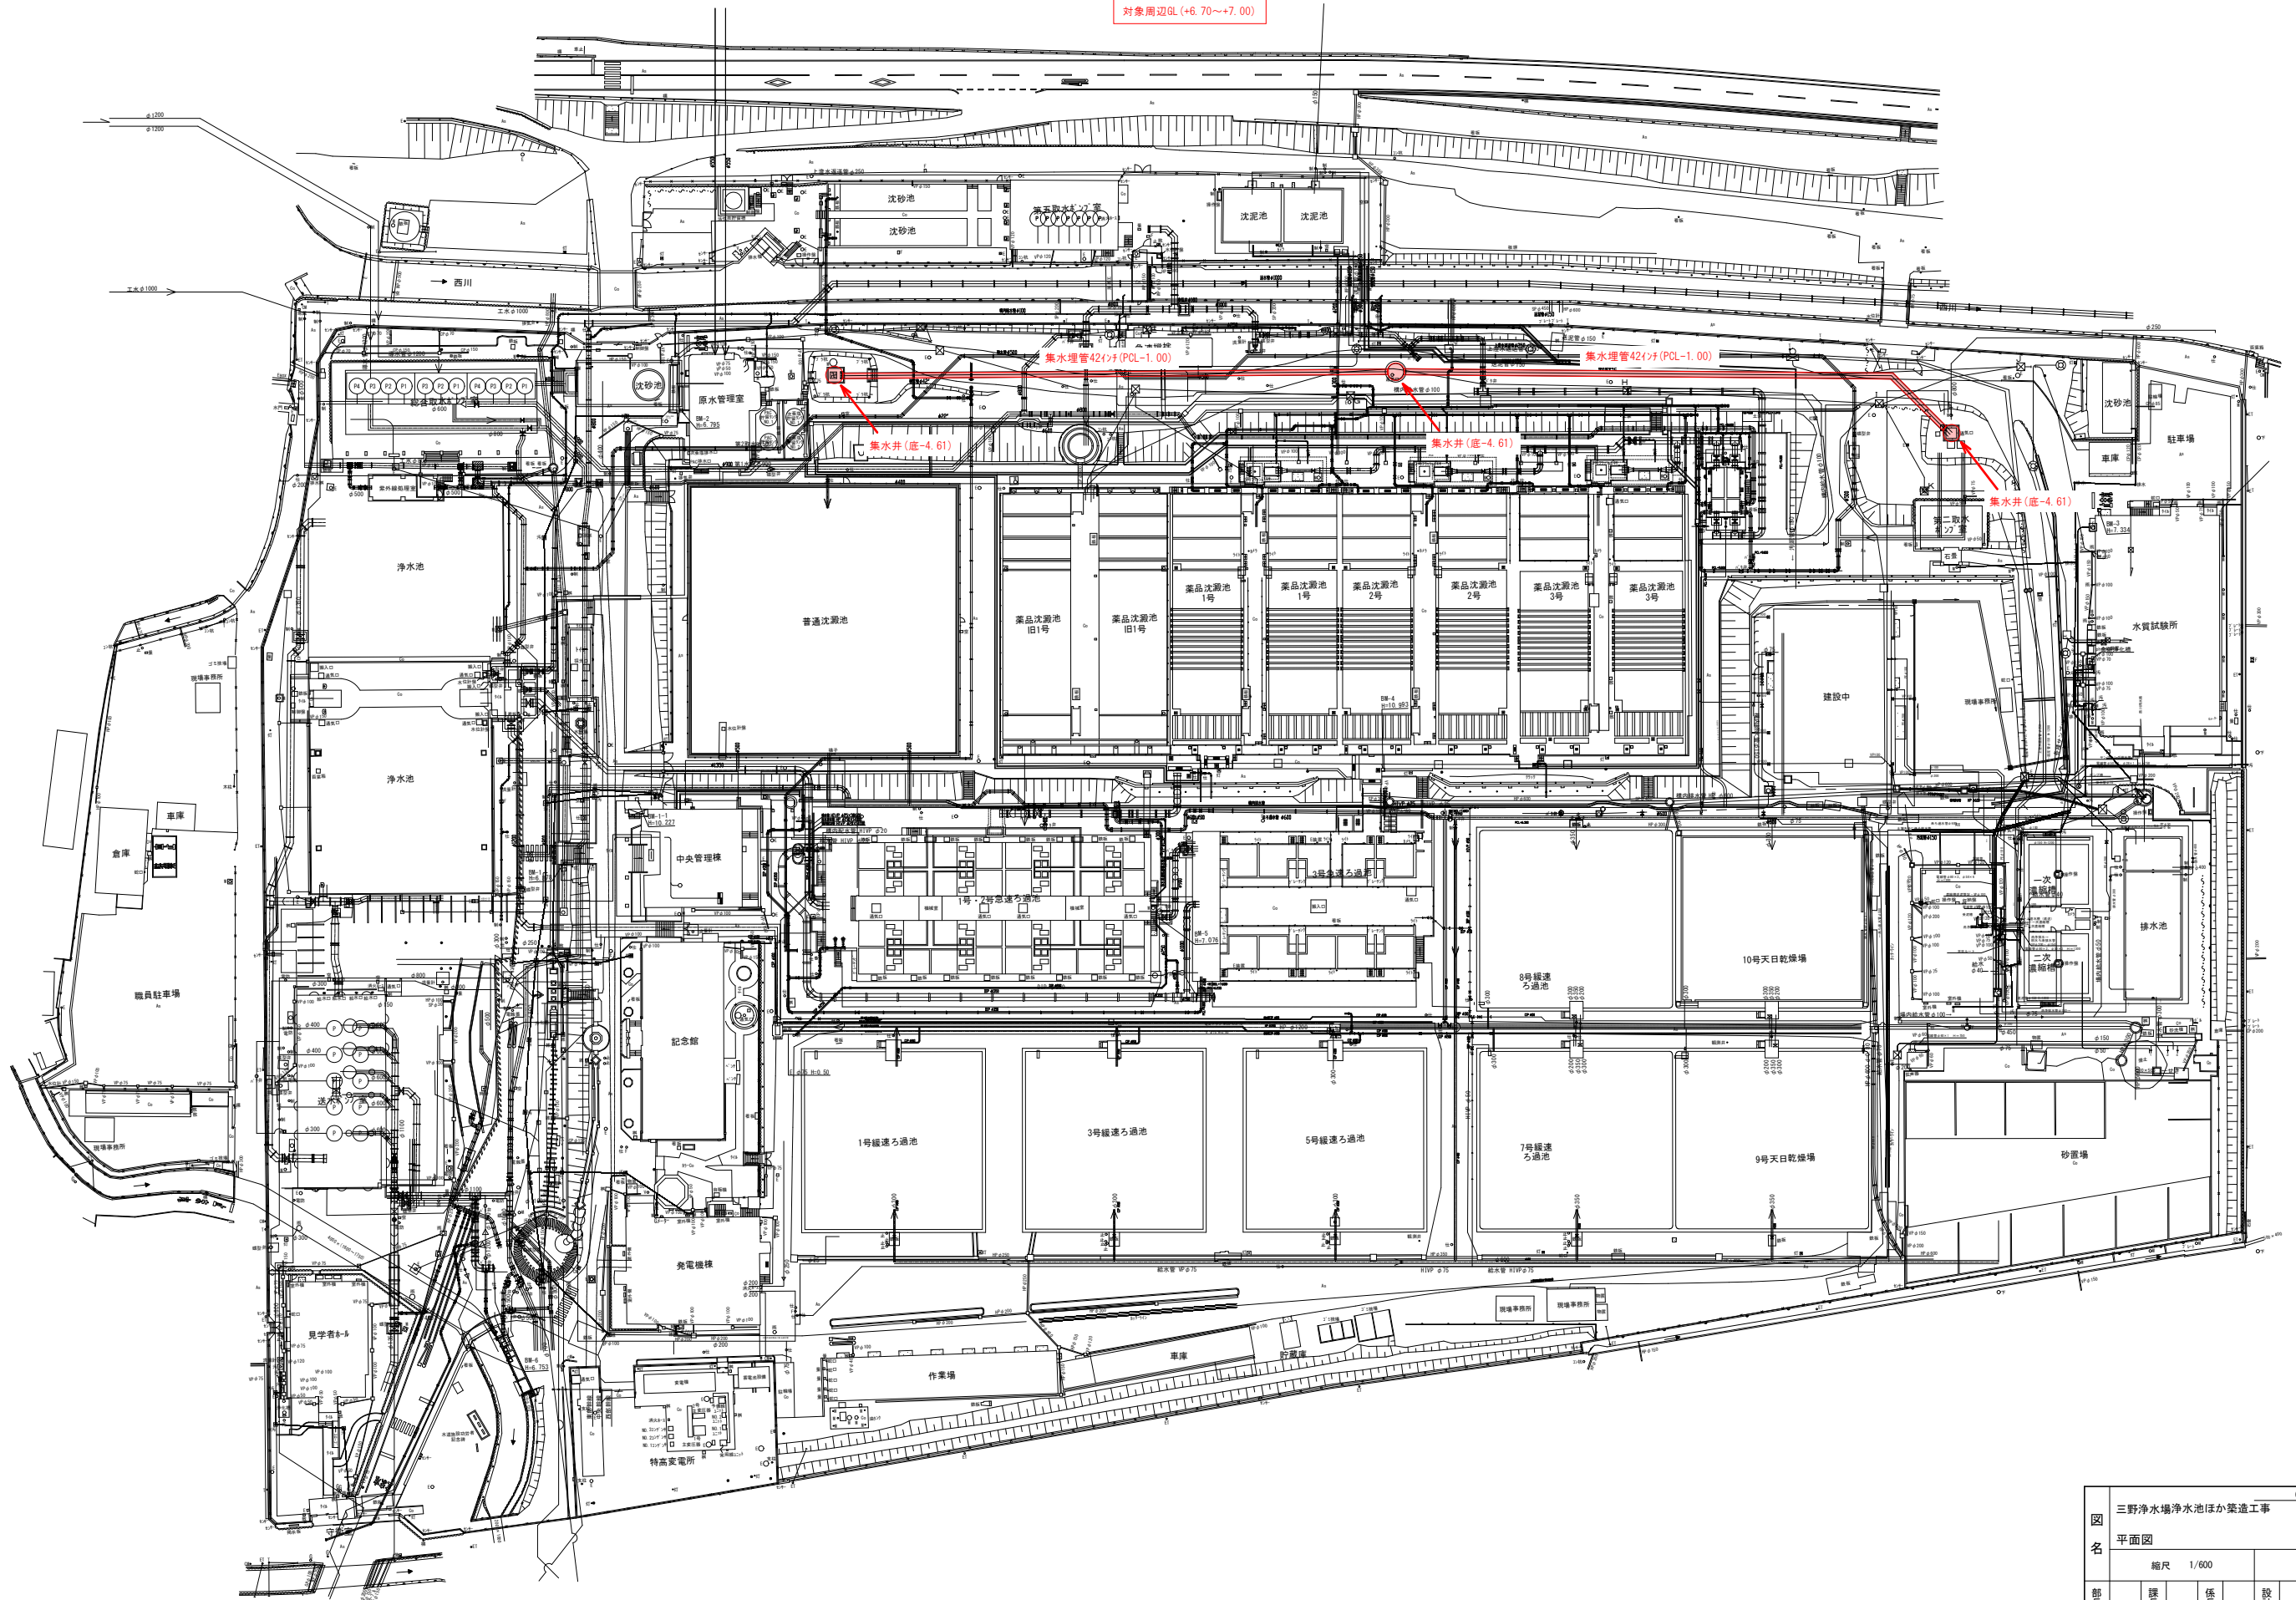

図名	三野浄水場浄水池ほか築造工事			
	平面図			
	縮尺 1/600			
	部長	課長	係長	設計
岡山市水道局配水部施設整備課				